



PLANTA BAJA DE INSTALACIONES HIDROSANITARIAS, HIDRÁULICAS Y PLUVIAL (Distribución y ramaleo)

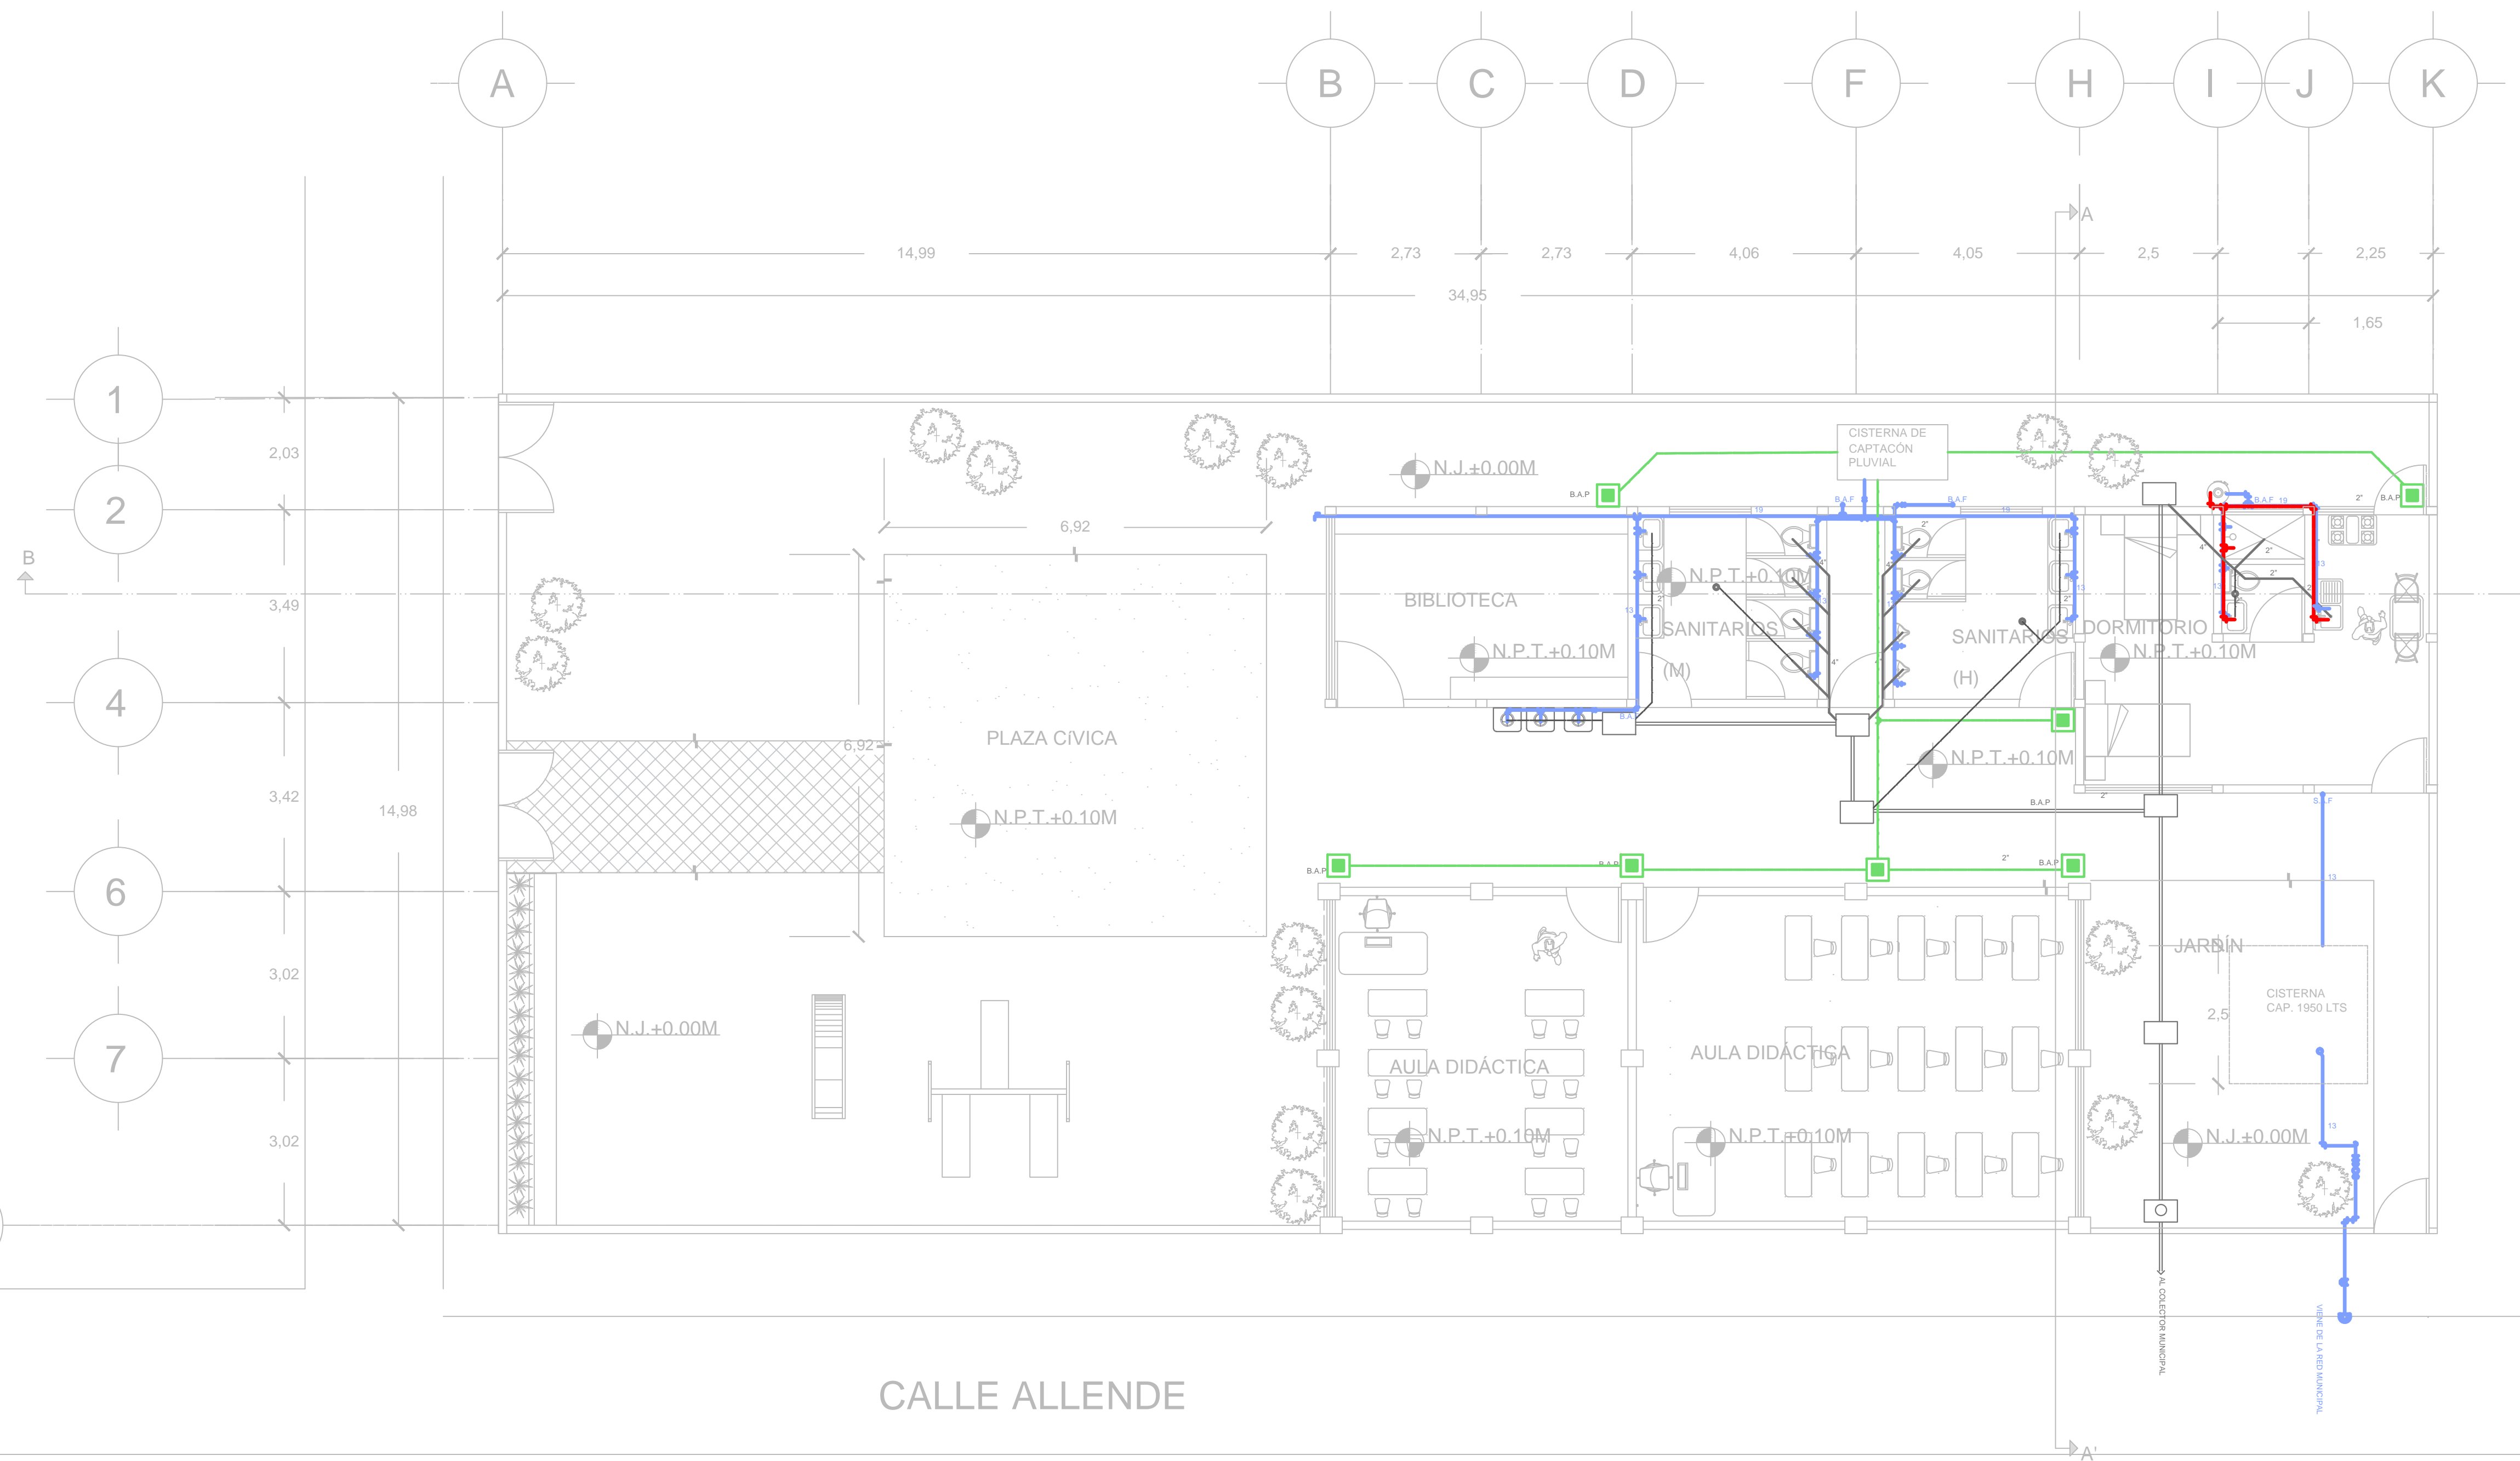

CALLE ALLENDE

PLANTA BAJA

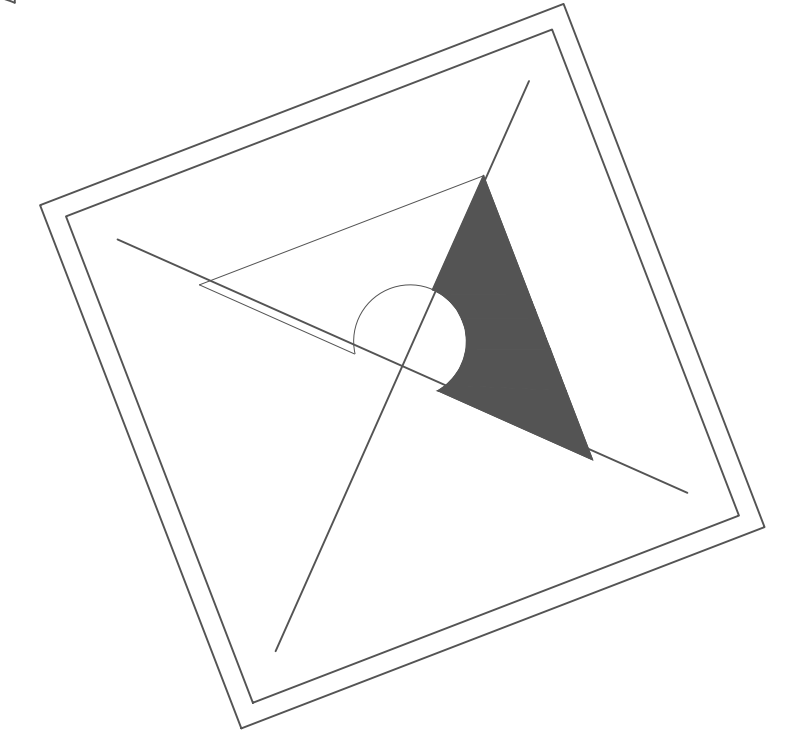

VILLA INDUSTRIAS, S.A. DE C.V.

- SIMBOLOGÍA
- AGUA CALIENTE
 - AGUA FRÍA
 - REGISTRO DE 40*60 CM
 - B.A.F BAJADA DE AGUA FRÍA
 - B.A.P BAJADA DE AGUA PLUVIAL
 - UNIONES
 - VÁLVULA DE GLOBO
 - VÁLVULA DE CUADRO
 - TUERCA UNIÓN
 - REGISTRO DE AGUAS PLUVIALES
 - LLAVE DE NARIZ
 - DRENAJE DE AGUAS CLARAS

La medida de la cisterna de captación pluvial dependerá de la precipitación anual media de la comunidad.

Proyecto: Escuela CONAFE

Escala: 1:75

Fecha: Noviembre 2017

Contenido: Planta Arquitectónica

Instalaciones hidrosanitarias

CLAVE


ARQ-H1

SIMBOLOGÍA

□ VISTA PERSPECTIVA

NOTA:

Ver Plano (ARQC-H3) Para cortes

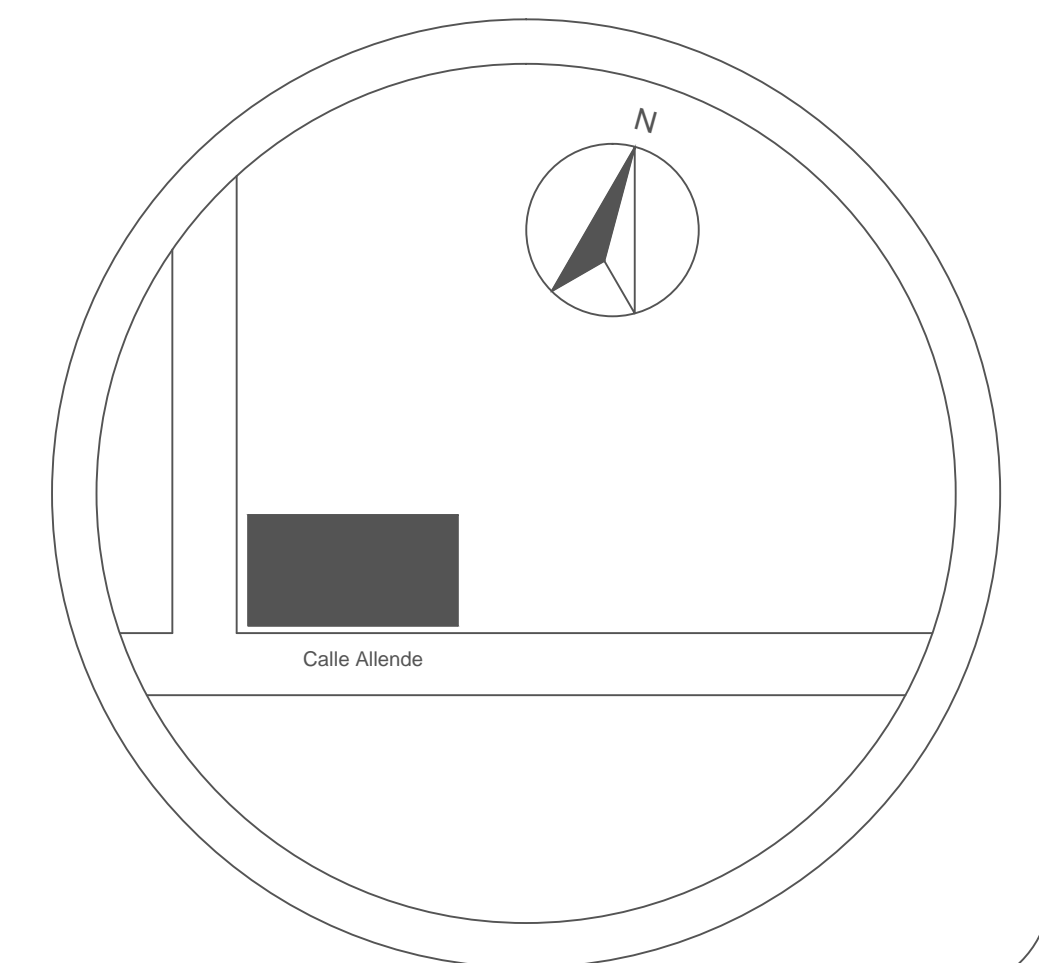

CROQUIS DE UBICACIÓN