



PLANTA AZOTEA DE INSTALACIONES HIDROSANITARIAS,
HIDRÁULICAS Y PLUVIAL (Distribución y ramaleo)

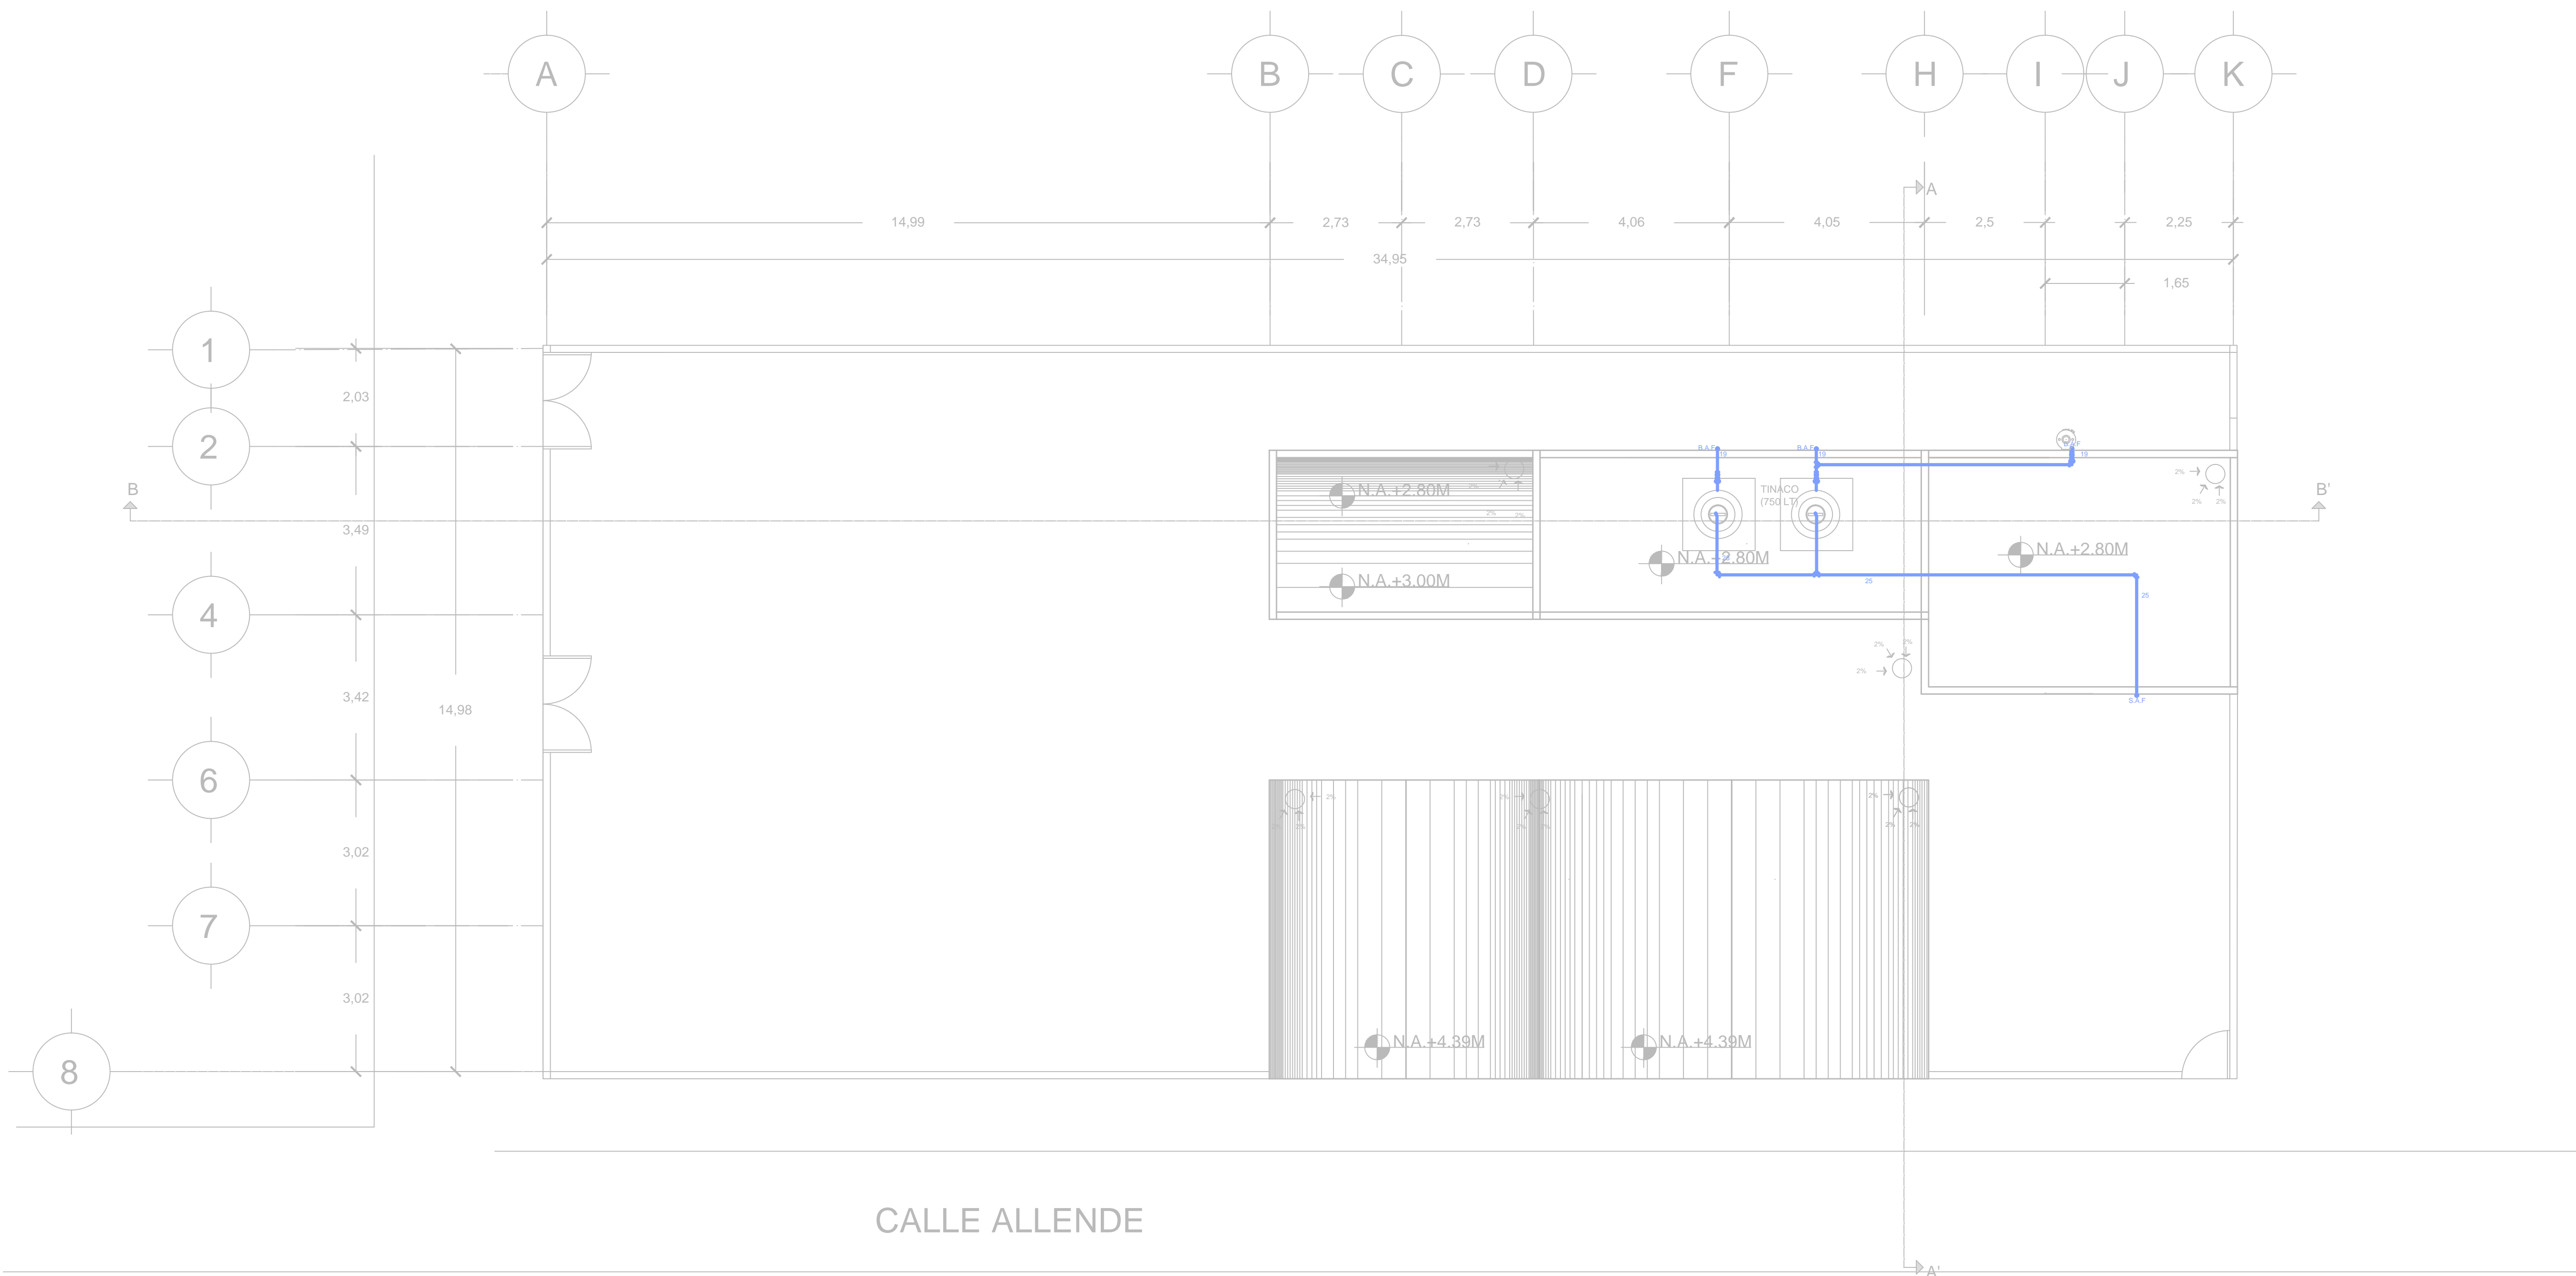

CALLE ALLENDE

PLANTA DE AZOTEA

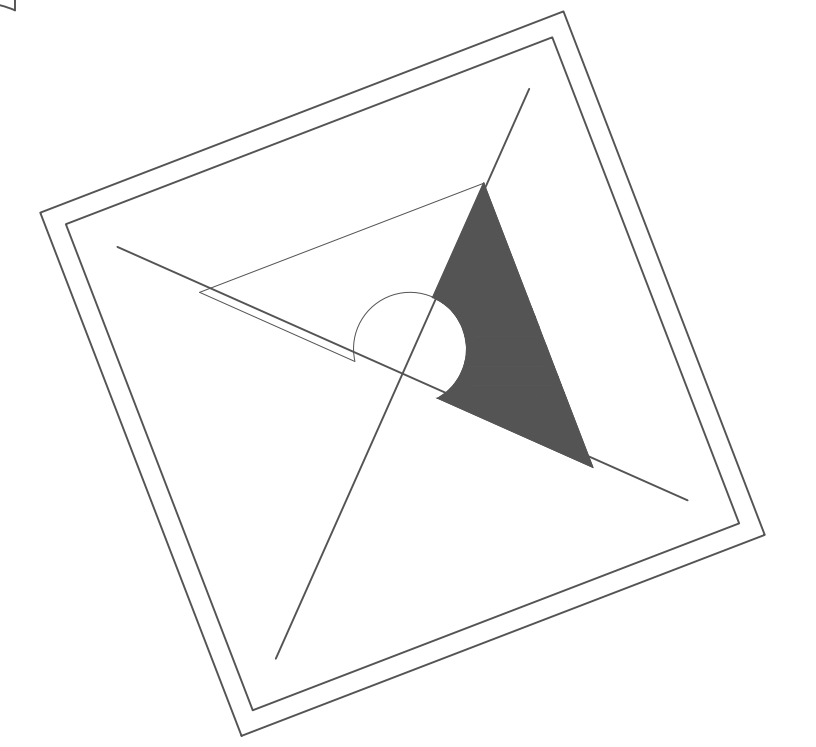

VILLA INDUSTRIAS, S.A. DE C.V.

- SIMBOLOGÍA
- AGUA CALIENTE
 - AGUA FRÍA
 - B.A.F. BAJADA DE AGUA FRÍA
 - B.A.P. BAJADA DE AGUA PLUVIAL
 - UNIONES
 - VÁLVULA DE GLOBO
 - VÁLVULA DE CUADRO
 - TUERCA UNION
 - REGISTRO DE AGUA PLUVIAL
 - REGISTRO DE 60*40 CM
 - LLAVE DE NARIZ

Proyecto: Escuela CONAFE


Escala: 1:75

Fecha: Noviembre 2017

Contenido: Planta azotea

Instalaciones hidrosanitarias

CLAVE
ARQA-H2

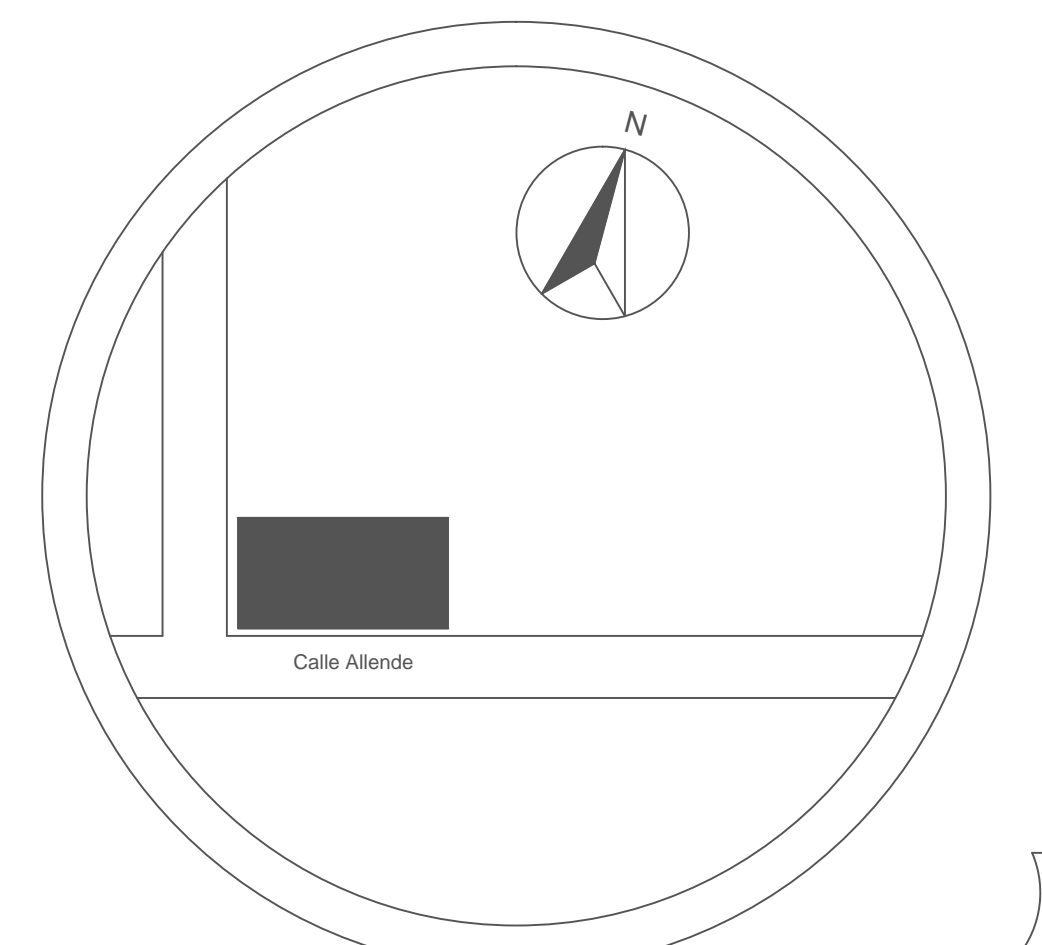

CROQUIS DE UBICACIÓN