

CORTE B, B'

VILLA INDUSTRIAS, S.A. DE C.V.

- SIMBOLOGIA**
- AGUA CALIENTE
 - AGUE FRÍA
 - B.A.F BAJADA DE AGUE FRÍA
 - B.A.P BAJADA DE AGUA PLUVIAL
 - UNIONES
 - VÁLVULA DE GLOBO
 - VÁLVULA DE CUADRO
 - TUERCA UNION
 - REGISTRO DE AGUAS PLUVIALES
 - REGISTRO SANITARIO DE 40*60CM
 - LLAVE DE NARIZ
 - DRENAJE DE AGUA CLARAS

Proyecto: Escuela CONAFE


Escala: 1:75

Fecha: Noviembre 2017

Contenido: Cortes

Instalaciones hidrosanitarias

CLAVE
ARQF-H3

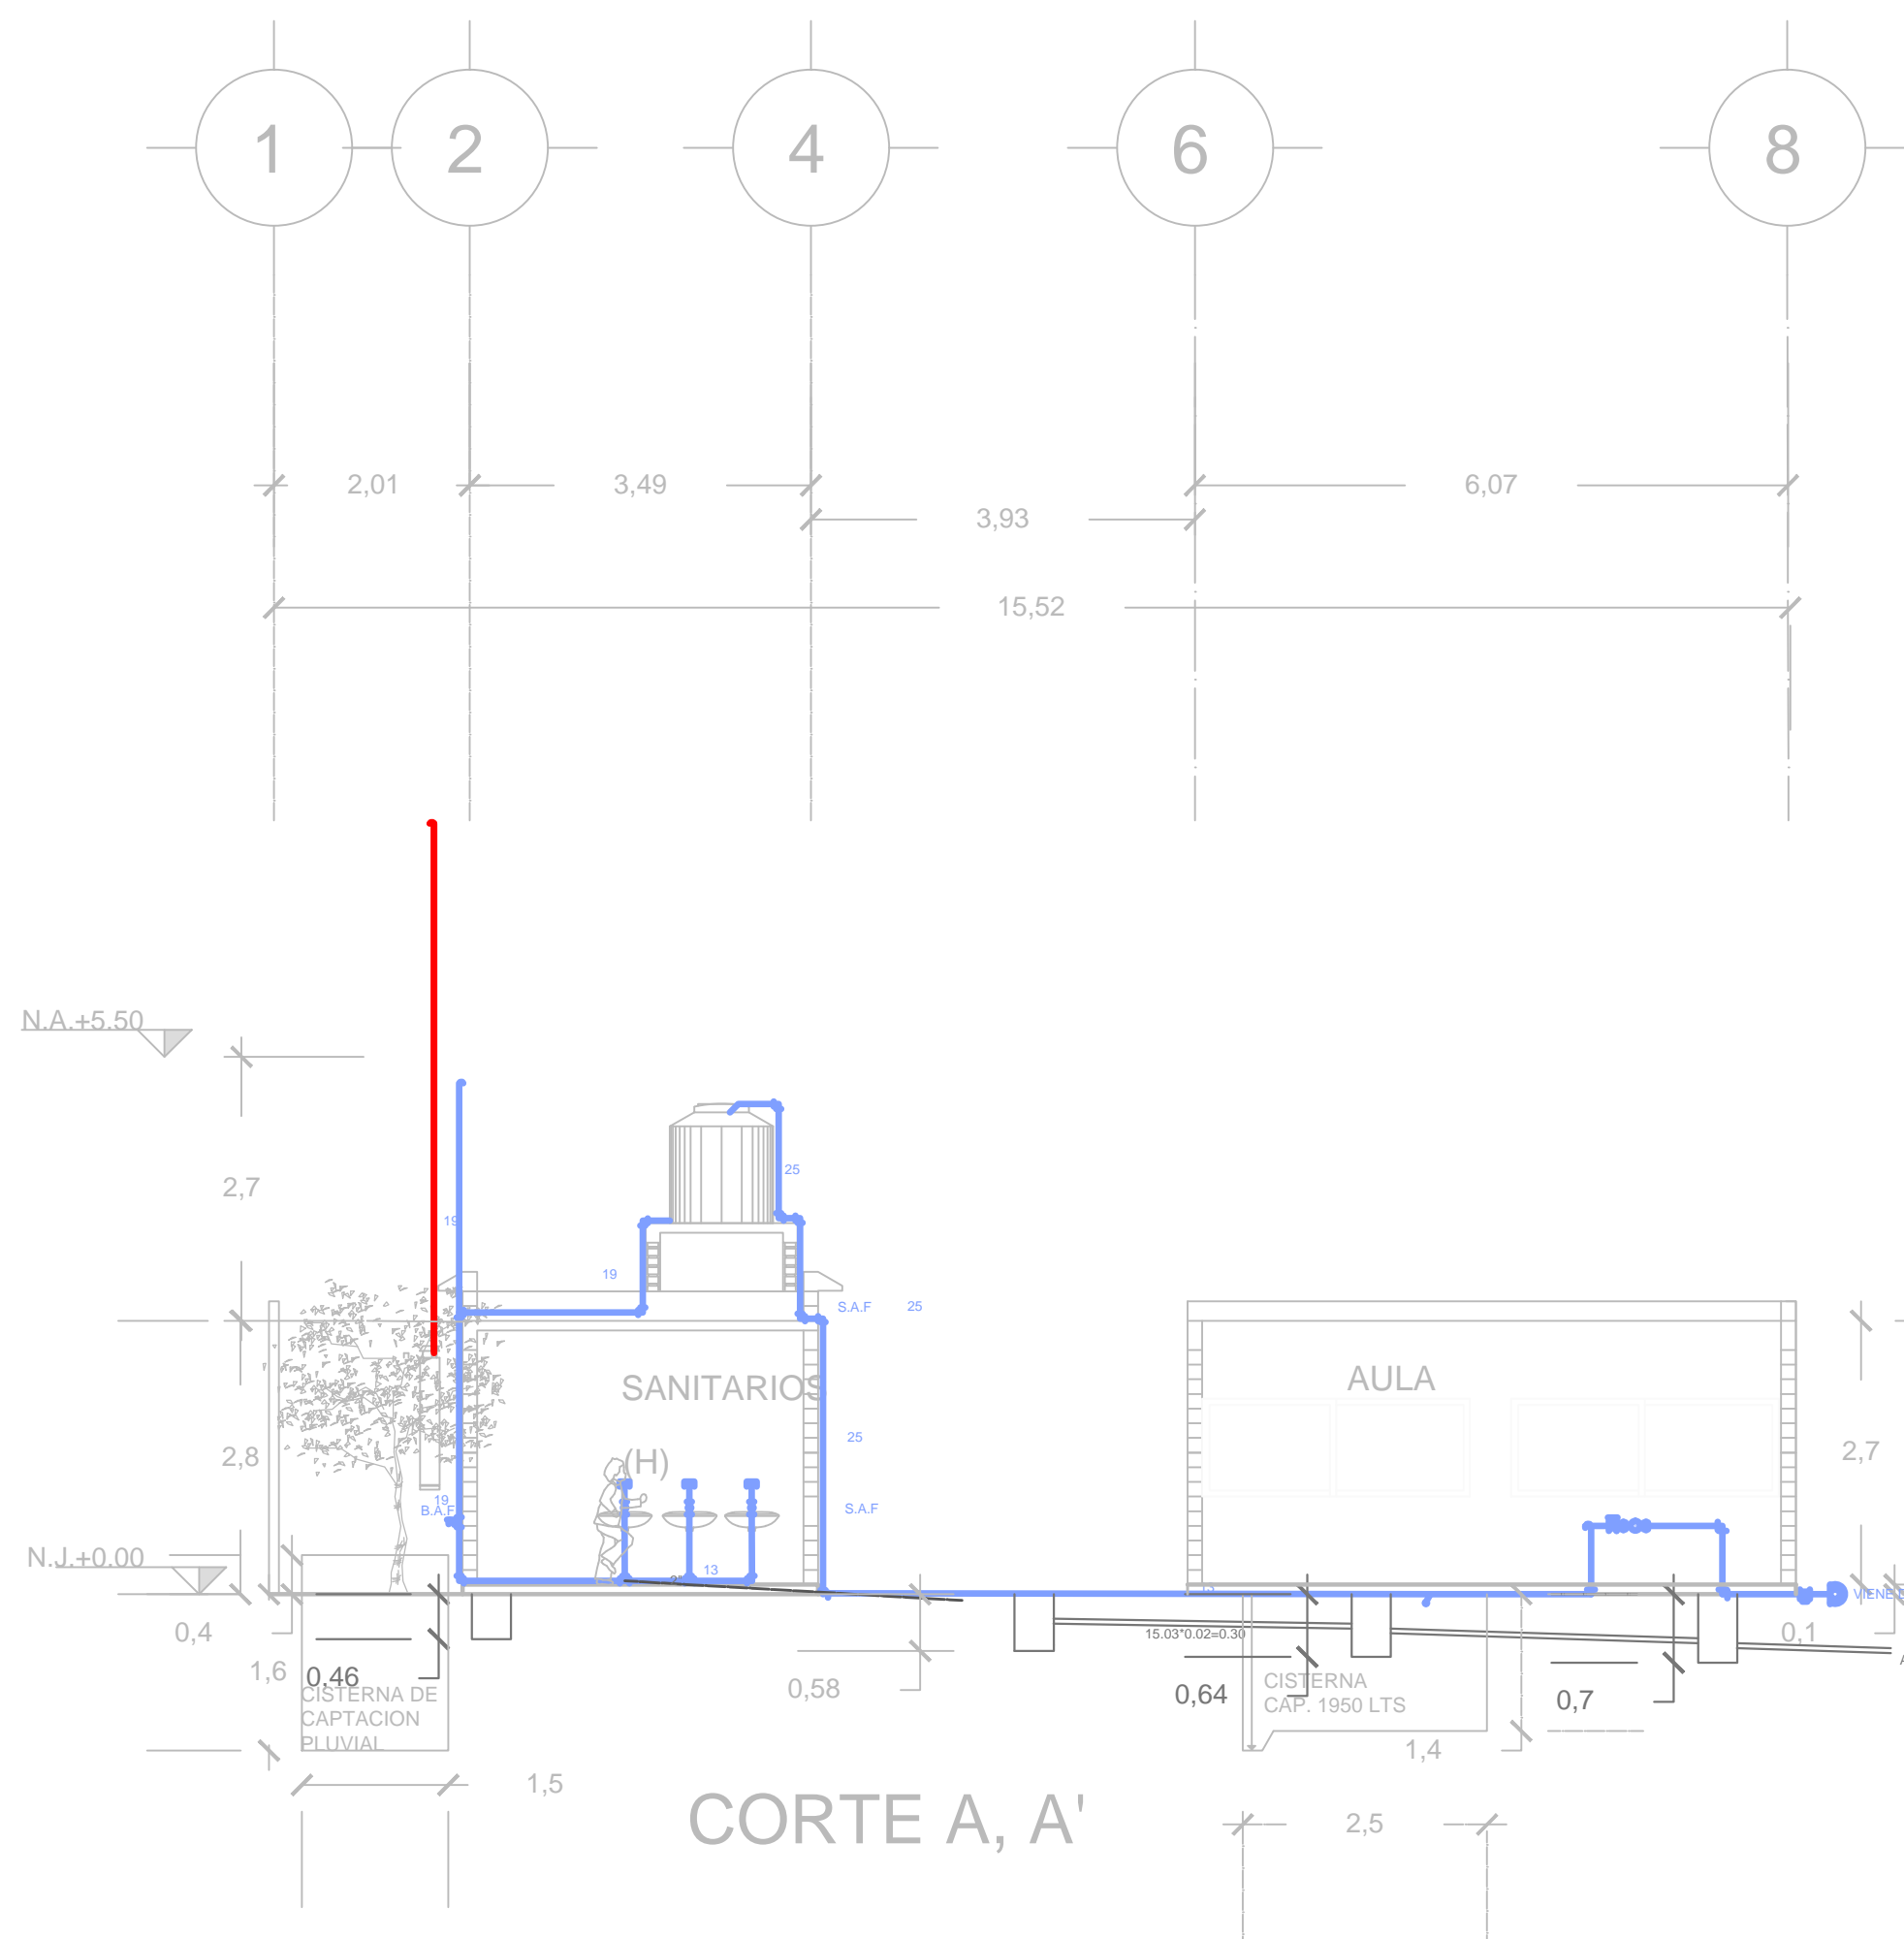

CORTE A, A'

CORTES ARQUITECTÓNICOS, DISTRIBUCIÓN DE TUBERÍAS
INSTALACIONES HIDROSANITARIAS

